


冷却水 CT-1	
冷却水	G V 125×2
	G V 150×1
	F J 125×2
	F J 150×1
	Yスト 150×1
	三方弁装置 150×125
補給水	
	G V 150×1
	F J *
	F J *
	B・T *
排水	
	G V 50×1
	防虫金網 100×1
	ホバ力 100×1

水処理装置 CMF-1	
冷却水	G V 150×3




防虫金網 TE-1.2 x2	
排水	G V 20×1
	防虫金網 100×50×1
	防虫金網 65×1

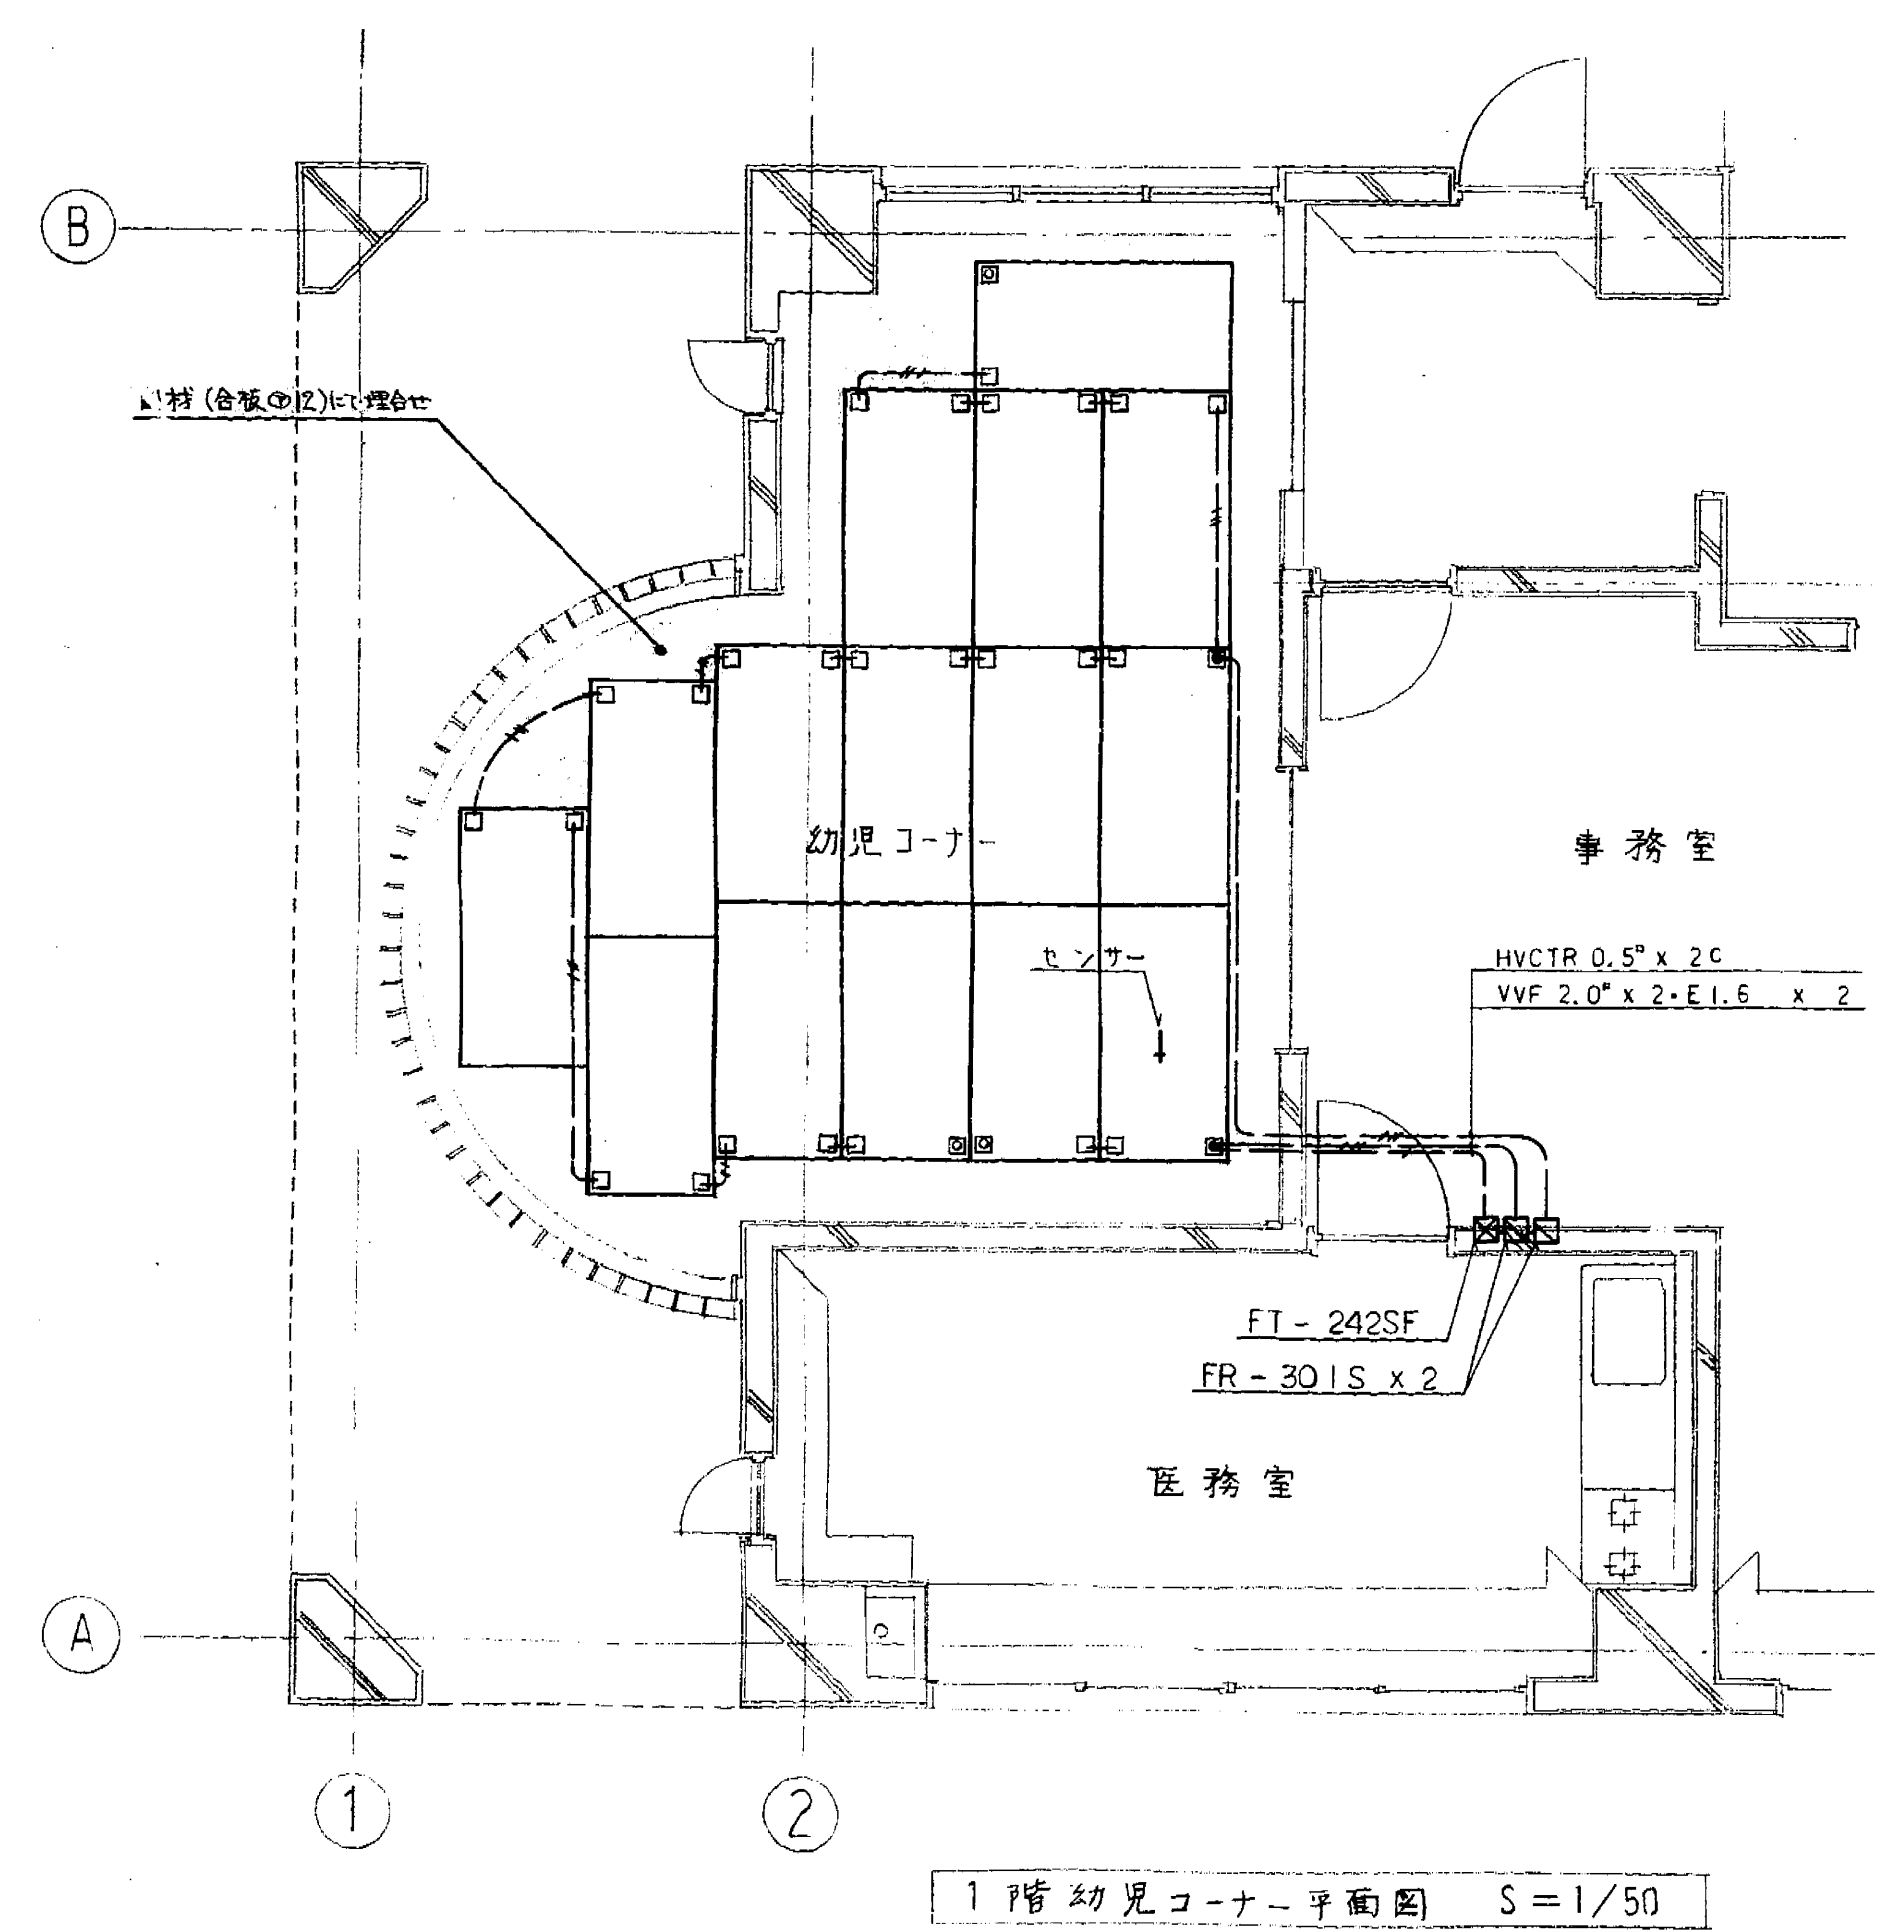

フロアヒーティング設備仕様

仕様	サンサニ-フロアヒーター	制御	電力
室名	1φ 2W 200V FM-2401S 280W/枚 1,700 x 850 x 12	1φ 2W 200V FT-242SF FR-301S 防湿に耐える タイマー付 リレーボックス	電力 20A 1回路
幼児コーナー	14 + (1) 枚	1 台	2 台
			4.2 KW

※ () 内は、センサー付パネル FM-2401SF を表す。

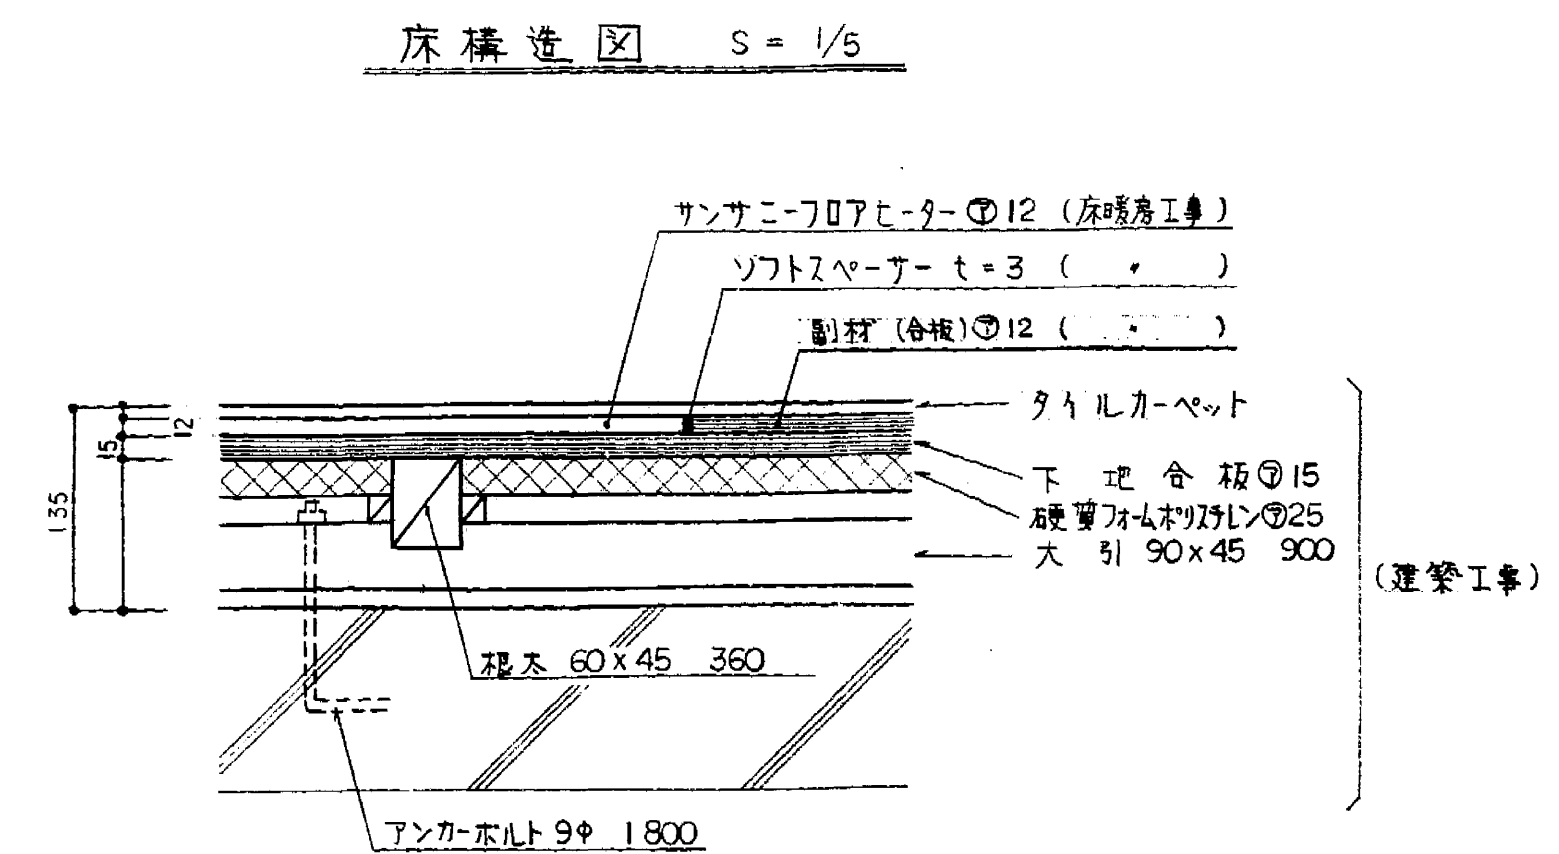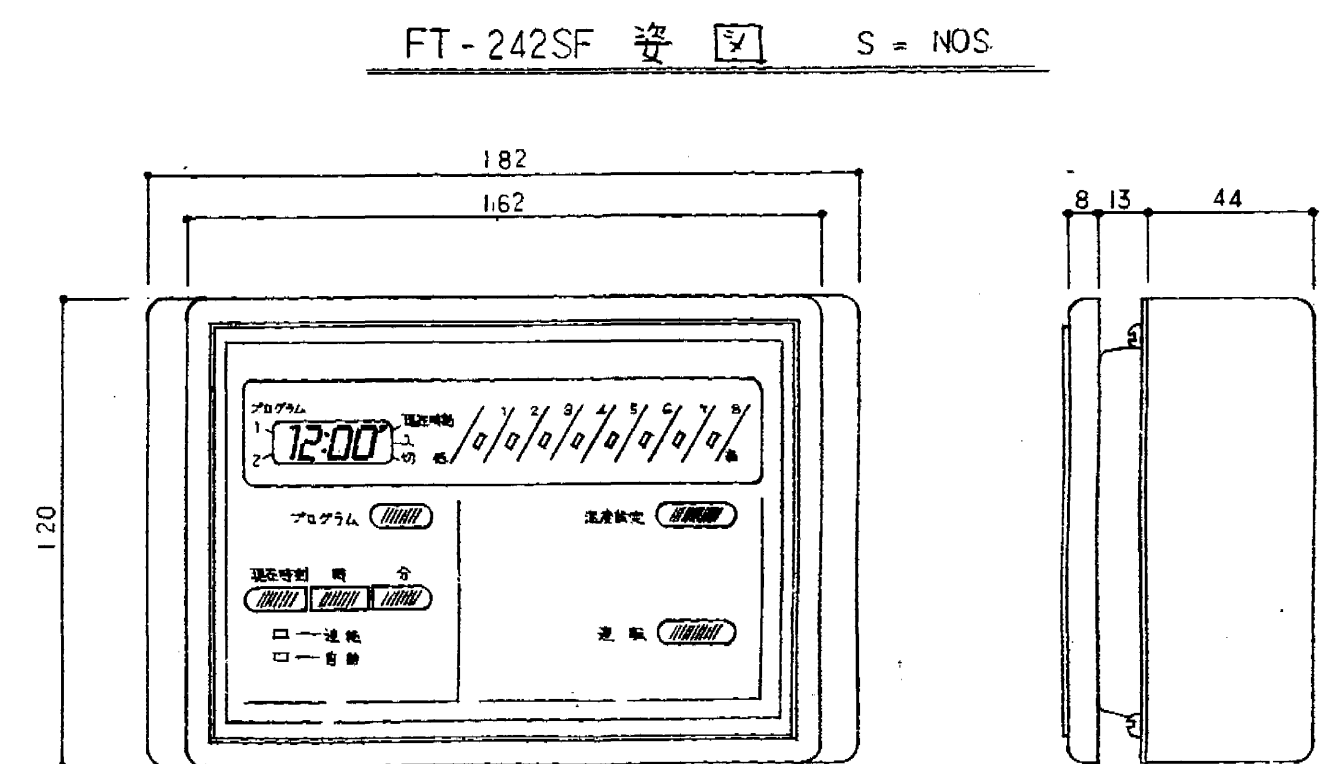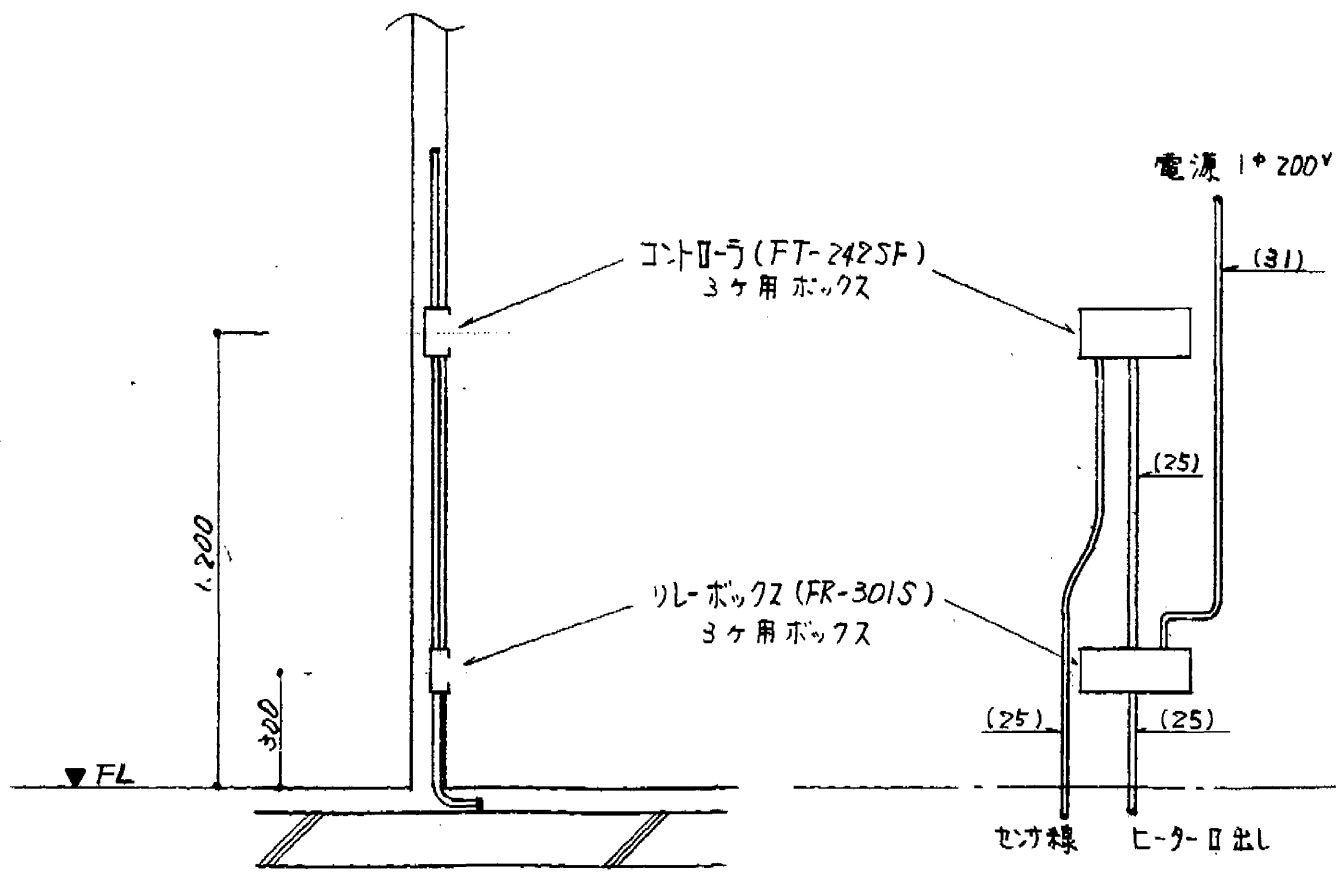

工事名	八王子市中央地域体育館・温水プール(仮称) 空調設備工事	八王子市建設部建築課	平成 3 年 3 月 日
図名	屋上配管平面図	図面番号	M-17
縮尺	S=1/200	設計者	株式会社 東畑建築事務所
設計者	株式会社 東畑建築事務所	一級建築士 第 24815 号	田 浜